



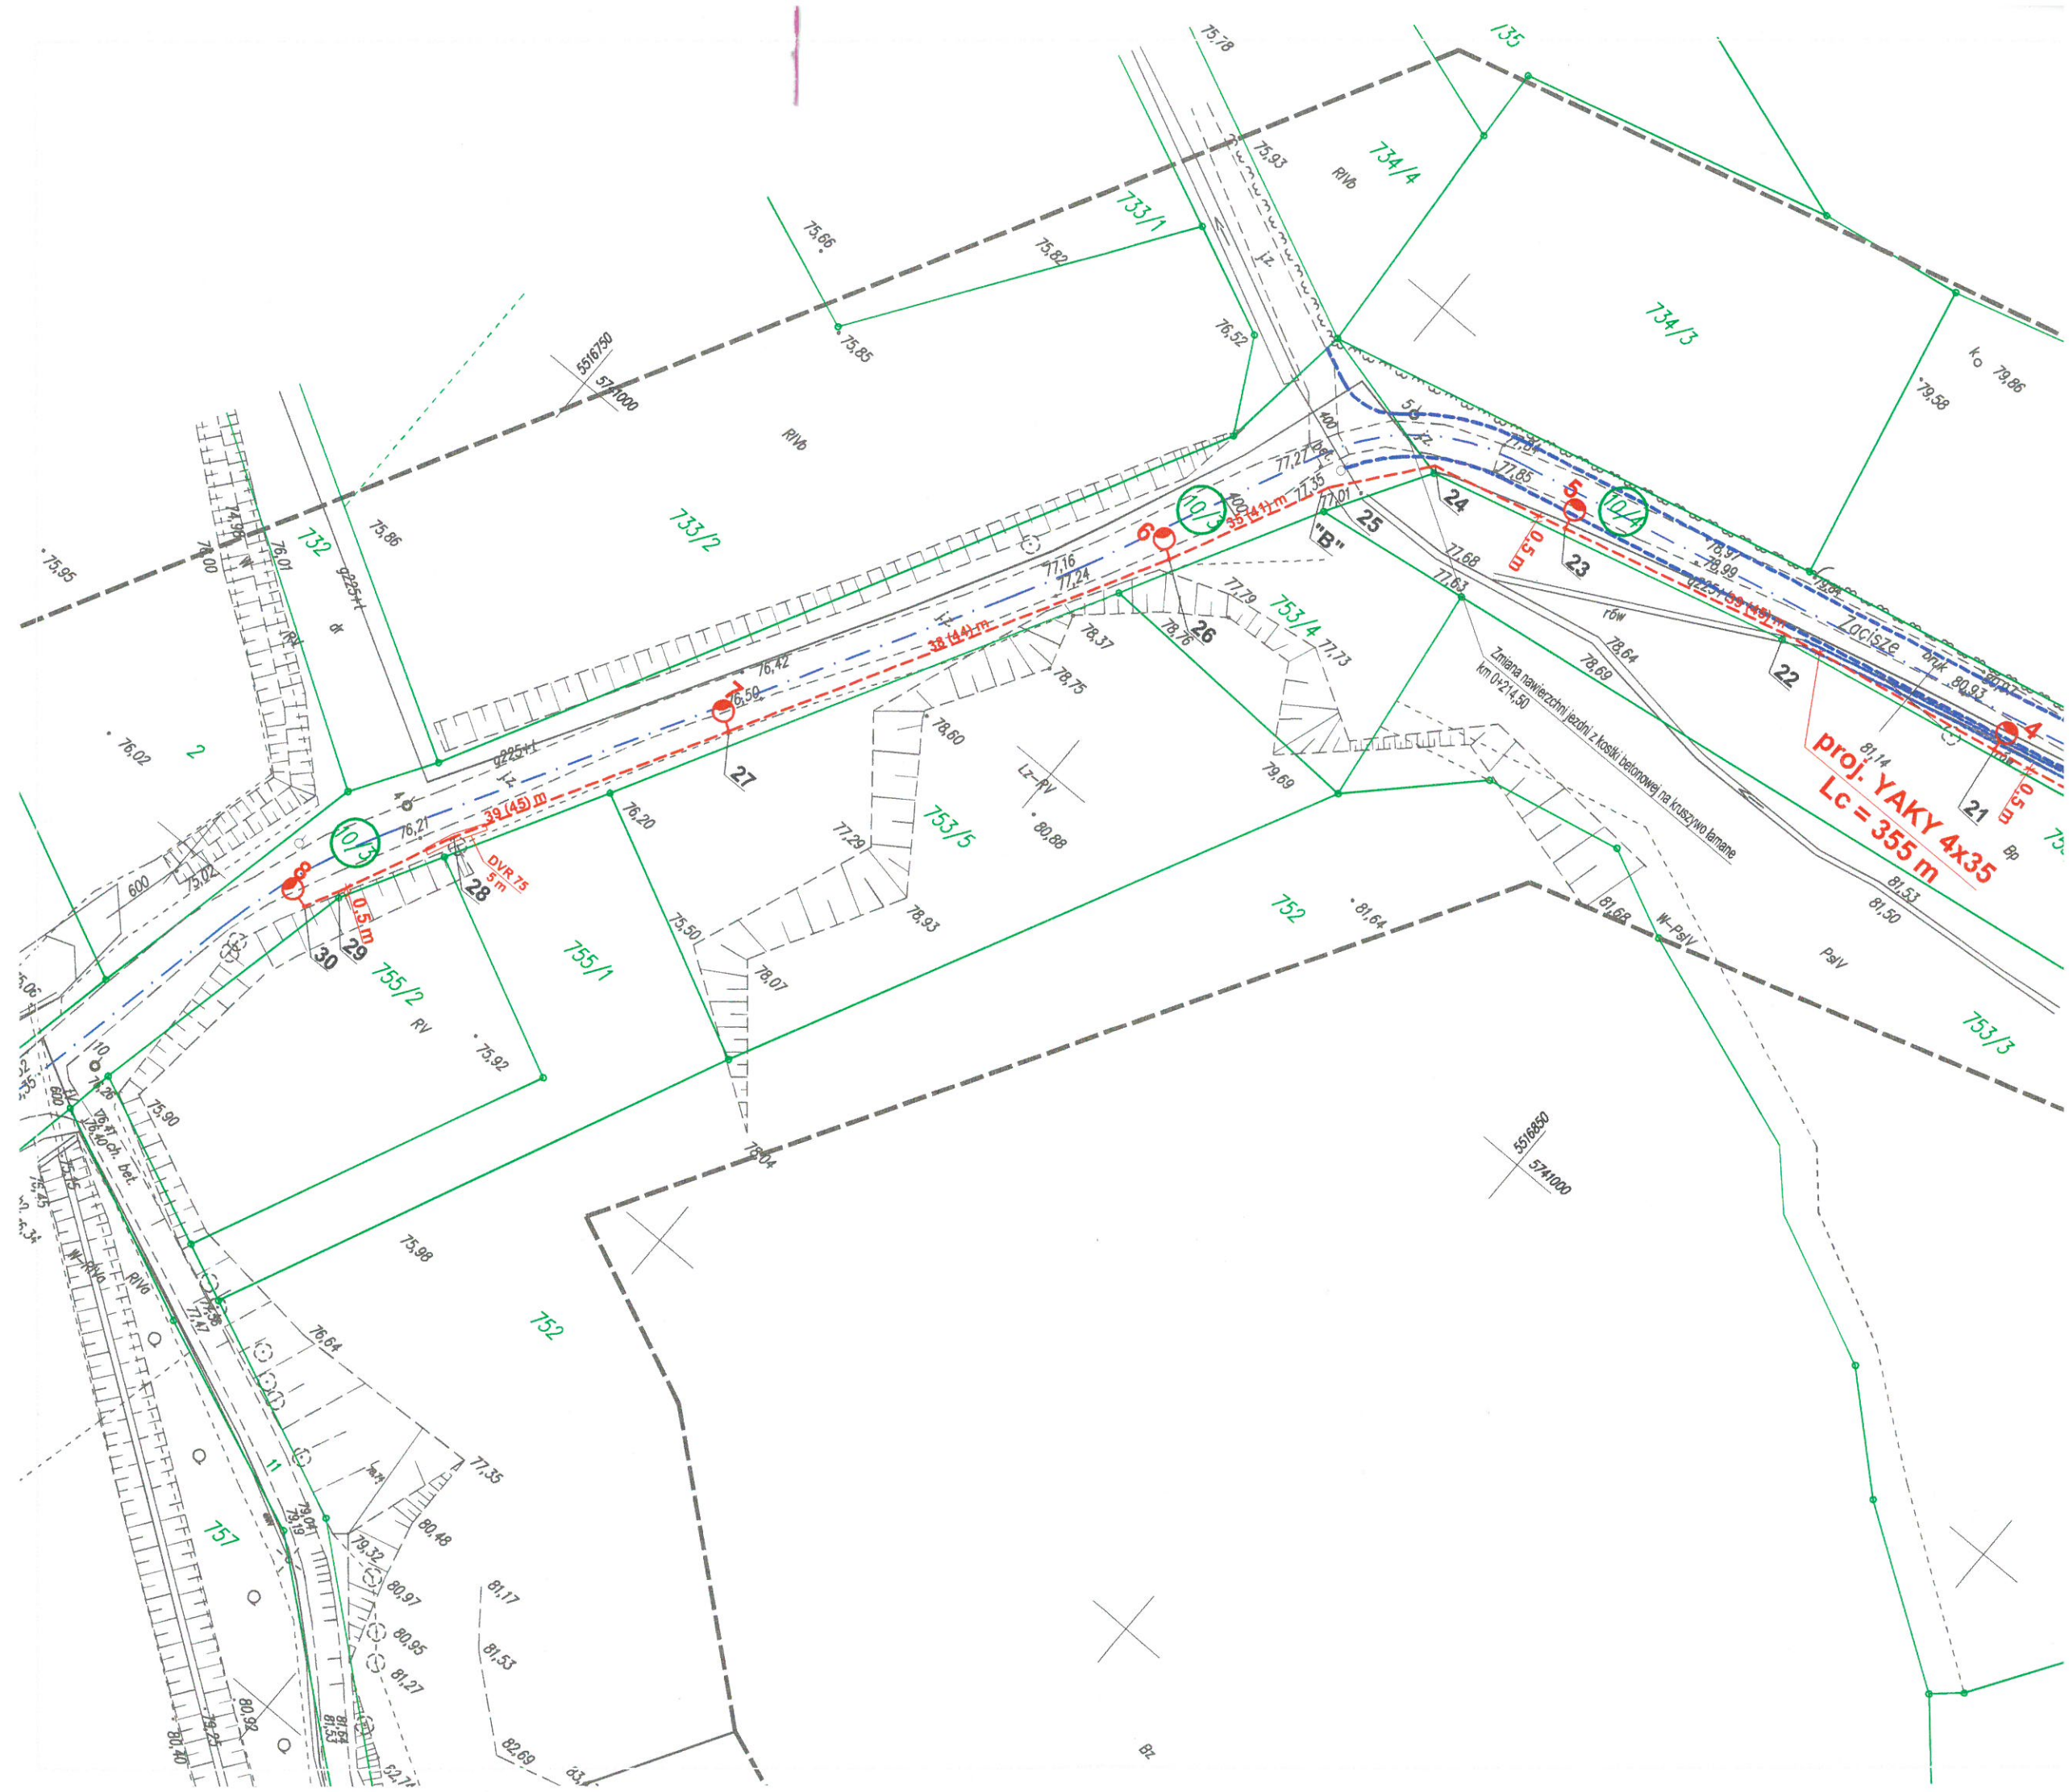

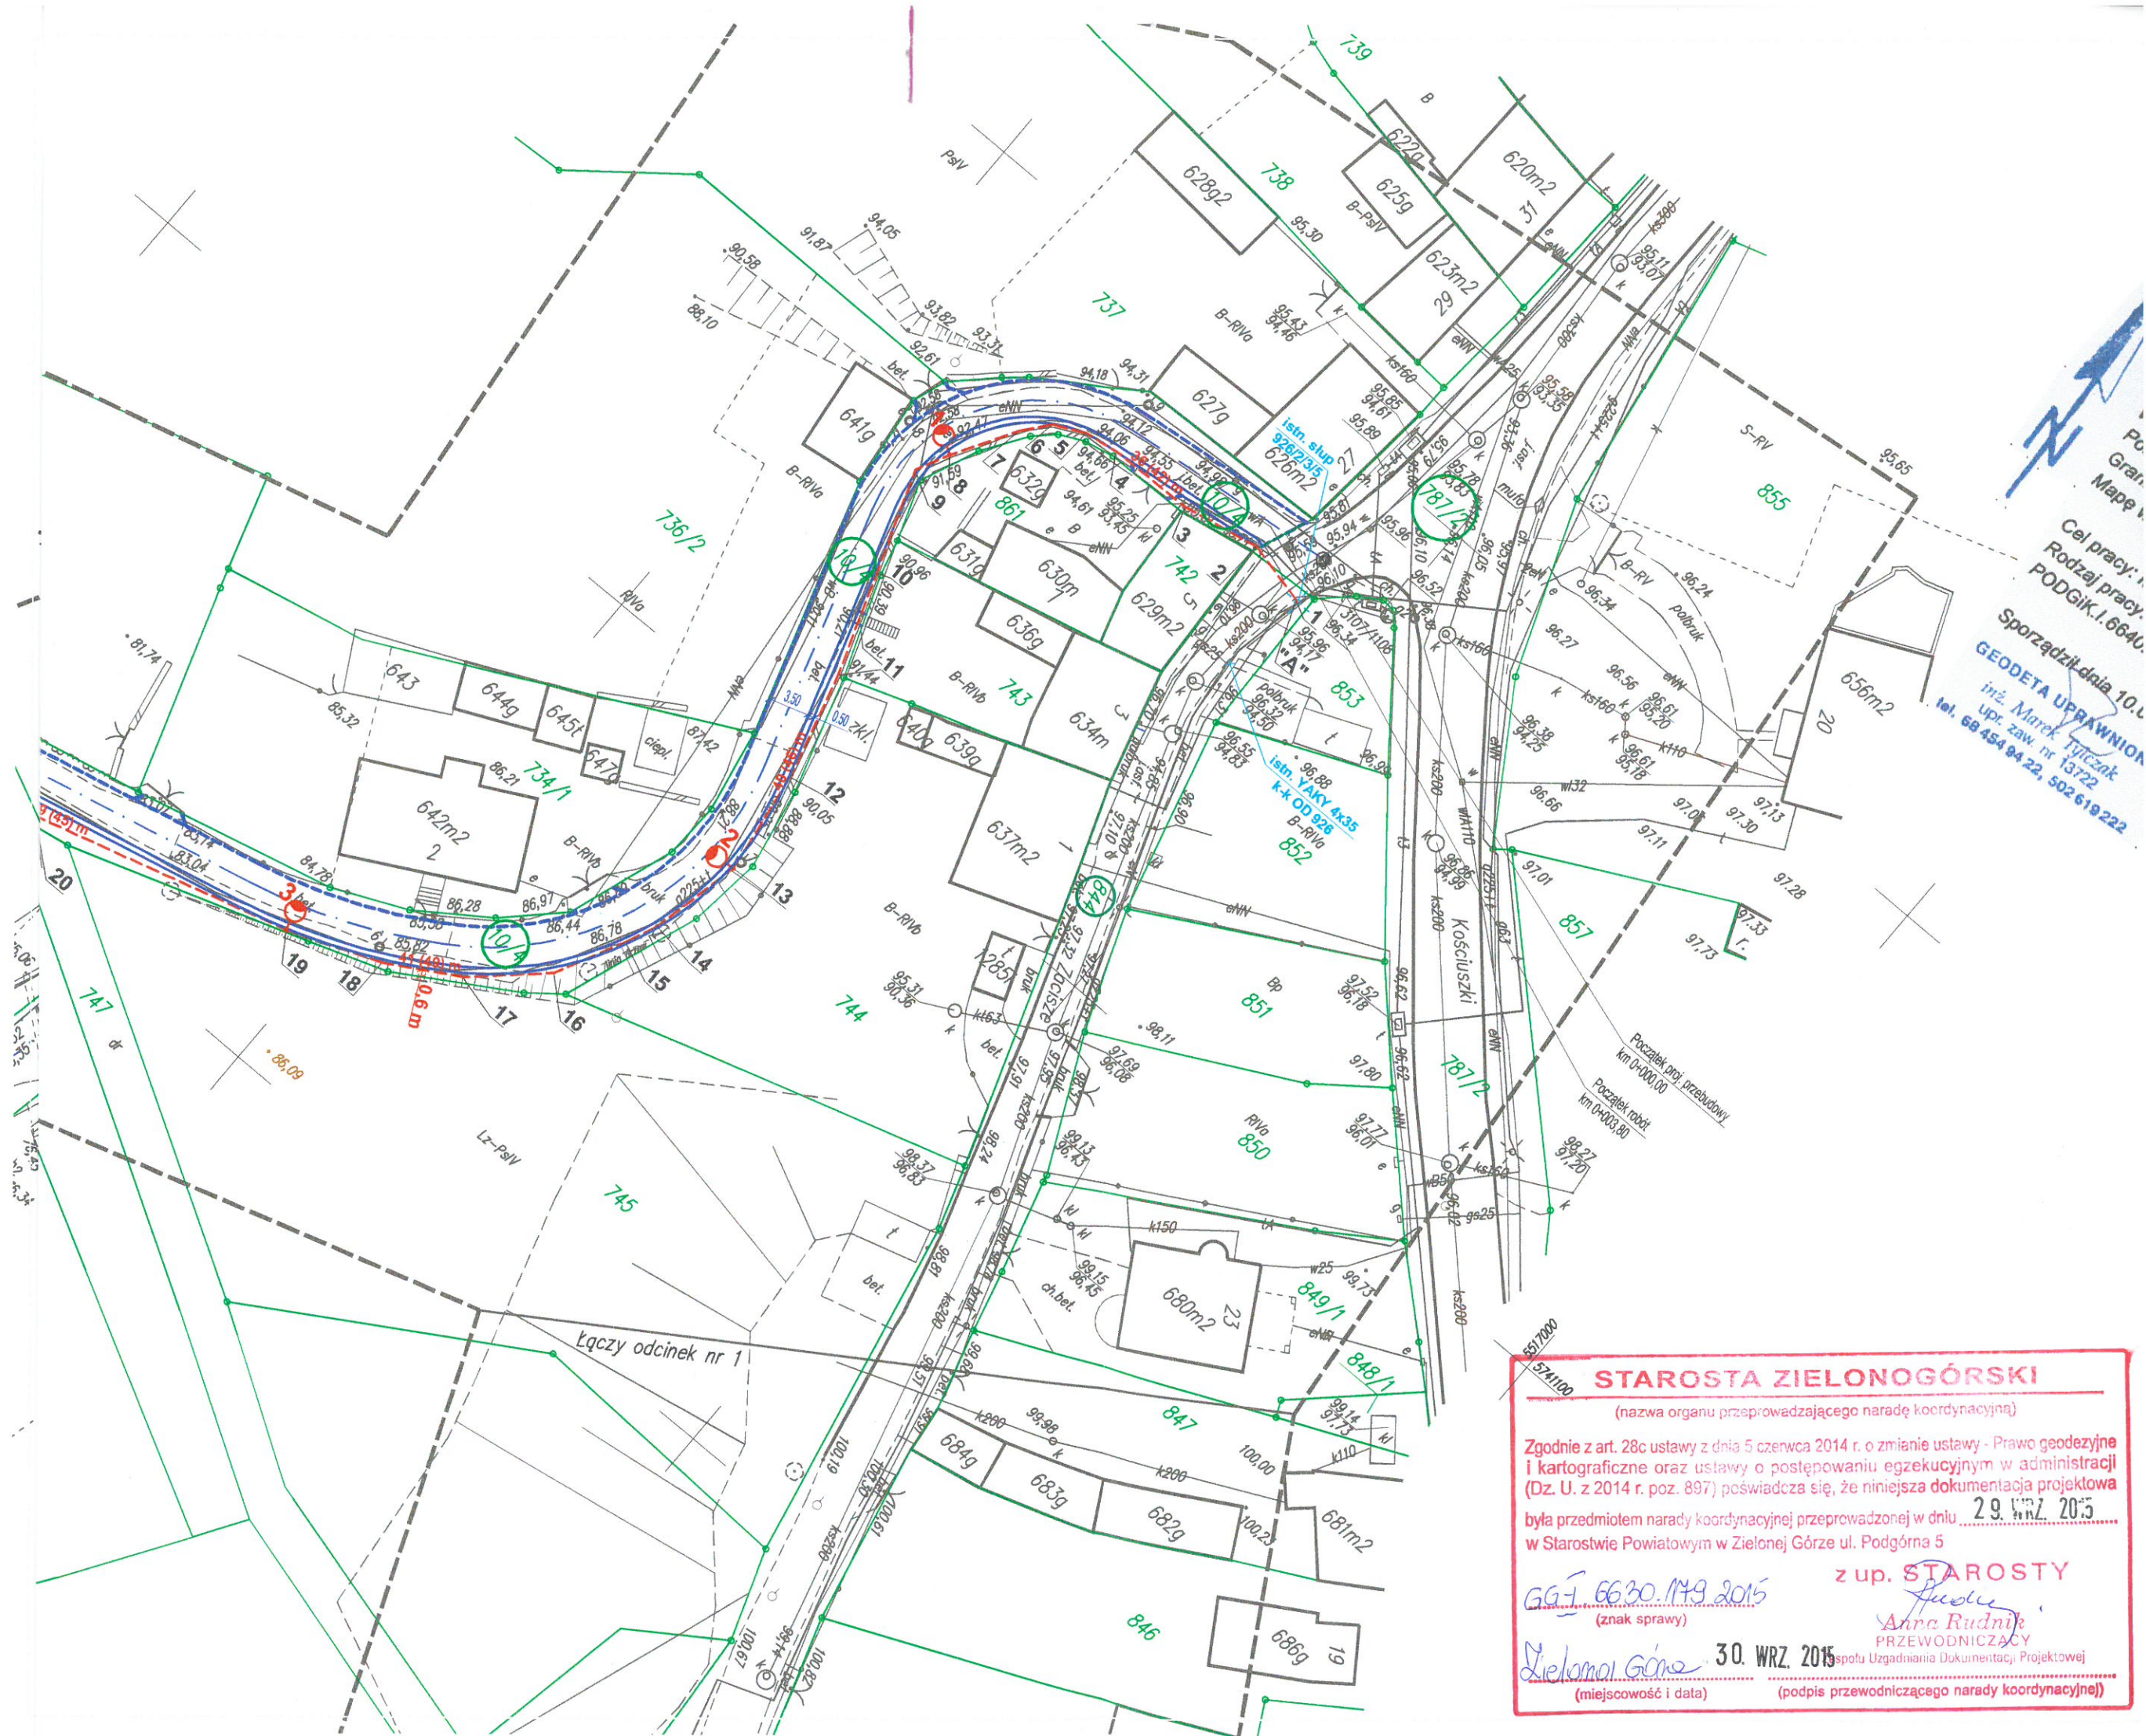

STAROSTA ZIELONOGÓRSKI

(nazwa organu przeprowadzającego naradę koordynacyjną)

Zgodnie z art. 28c ustawy z dnia 5 czerwca 2014 r. o zmianie ustawy - Prawo geodezyjne i kartograficzne oraz ustawy o postępowaniu egzekucyjnym w administracji (Dz. U. z 2014 r. poz. 897) poświadczam, że niniejsza dokumentacja projektowa

była przedmiotem narady koordynacyjnej przeprowadzonej w dniu **29. WRZ. 2015** w Starostwie Powiatowym w Zielonej Górze ul. Podgórna 5

z up. **STAROSTY**

GG-1 6630.1749.2015
(znak sprawy)

Zielonogóra 30. WRZ. 2015
(miejscowość i data)

Anna Rudnik
PRZEWODNICZĄCY
społu Uzgadniania Dokumentacji Projektowej
(podpis przewodniczącego narady koordynacyjnej)

Mapa do celów projektowych
skala 1:500
Odcinek nr 2

Mapę niniejszą opracowano do celów projektowych na podstawie istniejących map zasadniczych w skali 1: 500 ark. 5.164.23.21.1.2, 5.164.23.21.2.1, 5.164.23.16.3.4 z dnia 16.4.23.16.4.3 w układzie 2000, oraz na podstawie pomiaru uzupełniającego przeprowadzonego w październiku 2015 r. Granice działek wniesiono na podstawie operatu ewidencji gruntów z dnia 16.4.23.16.4.3 w układzie 2000, oraz na podstawie pomiaru uzupełniającego przeprowadzonego w październiku 2015 r. Obszar aktualizacji zaznaczono linią -----.

Biuro Usług Geodezyjnych (BDOT 500)


SAWICKI, "GEO" S.C.

65-775 Zielona Góra

NIP 821-100-100

UWAGA:
"A-B"
w osłonie DVR 70
dł. 215 m

OZNACZENIA

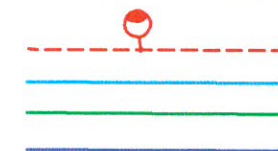

proj. sieć oświetlenia
istn sieć oświetlenia
granice działek
proj droga (odr.opr.)

Ochrona od porażień Szybkie wyłączenie

UWAGA:

1-8 słupy okrągłe stalowe ocynkowane do wkopania
o wysokości 7 m n.p.t. z wysięgnikiem dł. 1 m
i oprawą LED min. 50 W (strumień św. pow. 6300 lm)

Objekt: Sieć elektroenergetyczna nn 0,4 kV - oświetlenia drogowego Przedmiot: Rozbudowa sieci elektroenergetycznej oświetlenia Adres: Nowogród Bobrzański ul. Zacisze i Młyńska na działkach nr: 787/2, 844, 10/4, 10/3 w obrębie 1	
PROJEKT ZAGOSPODAROWANIA TERENU - Plan sieci oświetlenia	RYSUNEK 1
Projektant: inż. Janusz Michalski upr. bud. IE 76/88/ZG	Data i podpis: 
Sprawdzający: dr inż. Marek Kopeć upr. bud. IE LBS/008/POOE/06	Data i podpis:

WSPÓŁRZĘDNE

1	5741137.03	5516943.39
2	5741138.32	5516937.85
3	5741137.01	5516931.08
4	5741136.91	5516923.55
5	5741136.36	5516920.55
6	5741135.05	5516917.95
7	5741132.83	5516916.15
8	5741127.47	5516912.96
9	5741124.68	5516911.54
10	5741115.89	5516917.76
11	5741107.20	5516917.76
12	5741097.99	5516920.23
13	5741089.06	5516921.53
14	5741081.18	5516919.79
15	5741078.44	5516918.65
16	5741072.55	5516915.73
17	5741067.34	5516910.11
18	5741063.89	5516904.14
19	5741060.79	5516896.16
20	5741054.52	5516873.82
21	5741051.52	5516858.13
22	5741047.58	5516838.85
23	5741042.55	5516819.44
24	5741039.65	5516807.95
25	5741032.69	5516802.37
26	5741019.77	5516796.15
27	5740985.76	5516777.46
28	5740964.60	5516765.78
29	5740955.15	5516761.44
30	5740952.27	5516760.37