
 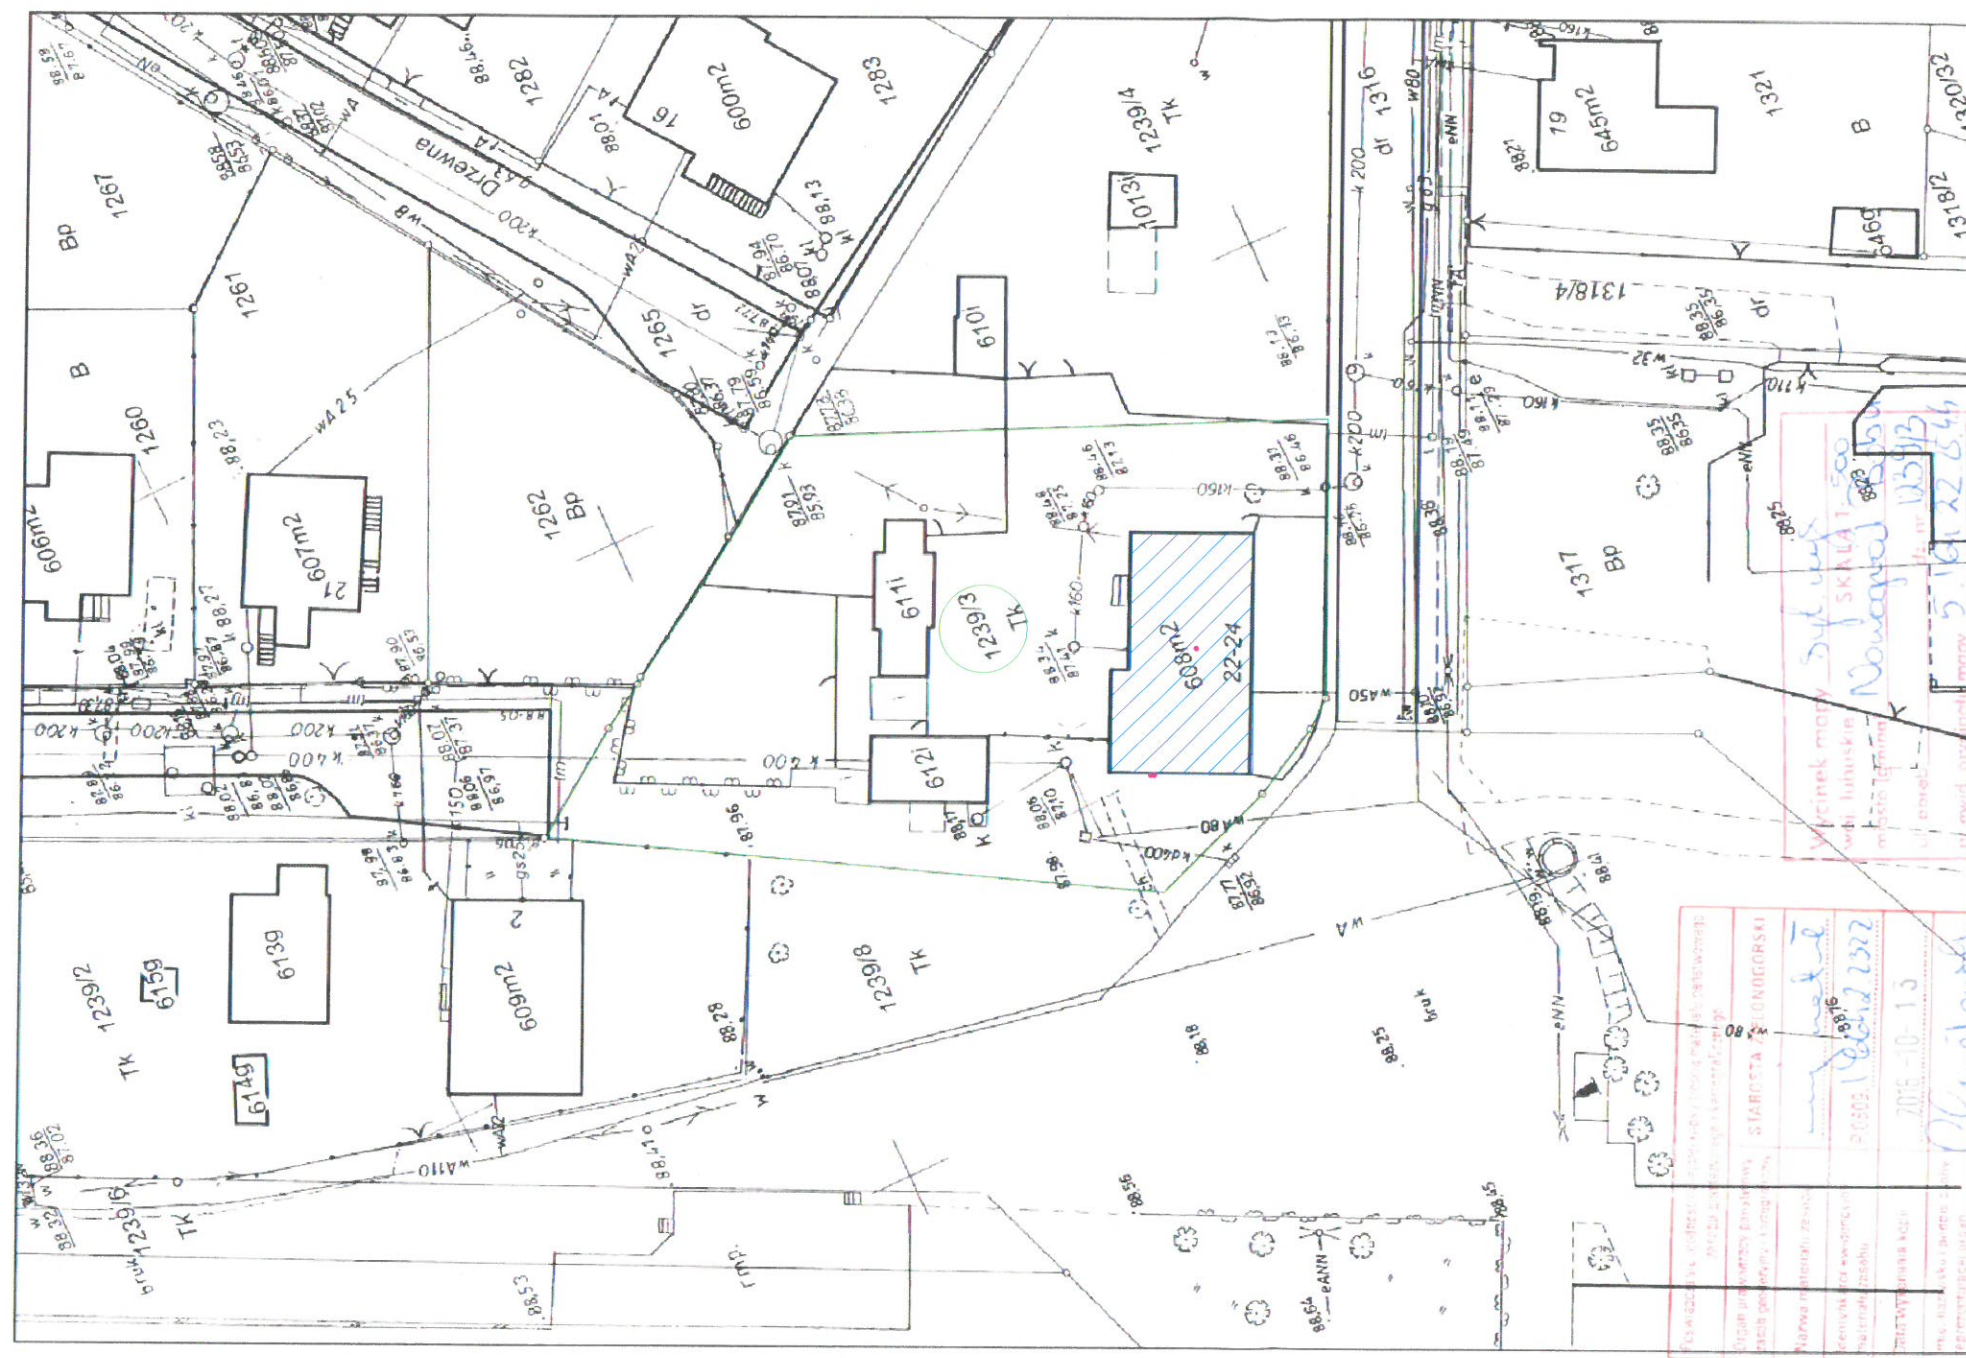




-  BUDYNEK, KTÓREGO DOTYCZY OPRACOWANIE
-  GRANICE DZIAŁKI
-  PROJEKTOWANE PRZEWODY KODINOWE

Investycja
Budowa kanałów wentylacyjnych i kominowych w budynku mieszkalnym wielorodzinnym
Nowogród Bobrzański, dz. nr ewid. 1239/3

Investor
Gmina Nowogród Bobrzański
ul. J. Słowackiego 11, 66-010 Nowogród Bobrzański

Tytuł rysunku
ZAGOSPODAROWANIE TERENU

Projektant - architektura
Krzysztof Jasiński
opr. projektowe 84/88/ZG

SprawdzaJacy - architektura
Mirosław Michałowski
opr. projektowe 201/82/ZG

Projektant - konstrukcja
mgr inż. Daniel Sznajder
opr. projektowe LBS/0024/PWDK/06

Opracował - architektura i konstrukcja
mgr inż. Maciej Jans


Projektant - instalacje sanitarne
inż. Wiesław Sowa
opr. projektowe 146/87/ZG

Branża
architektura, konstrukcja
sanitarna

Data
XI.2016

Skala
1:50

Nr rys
1

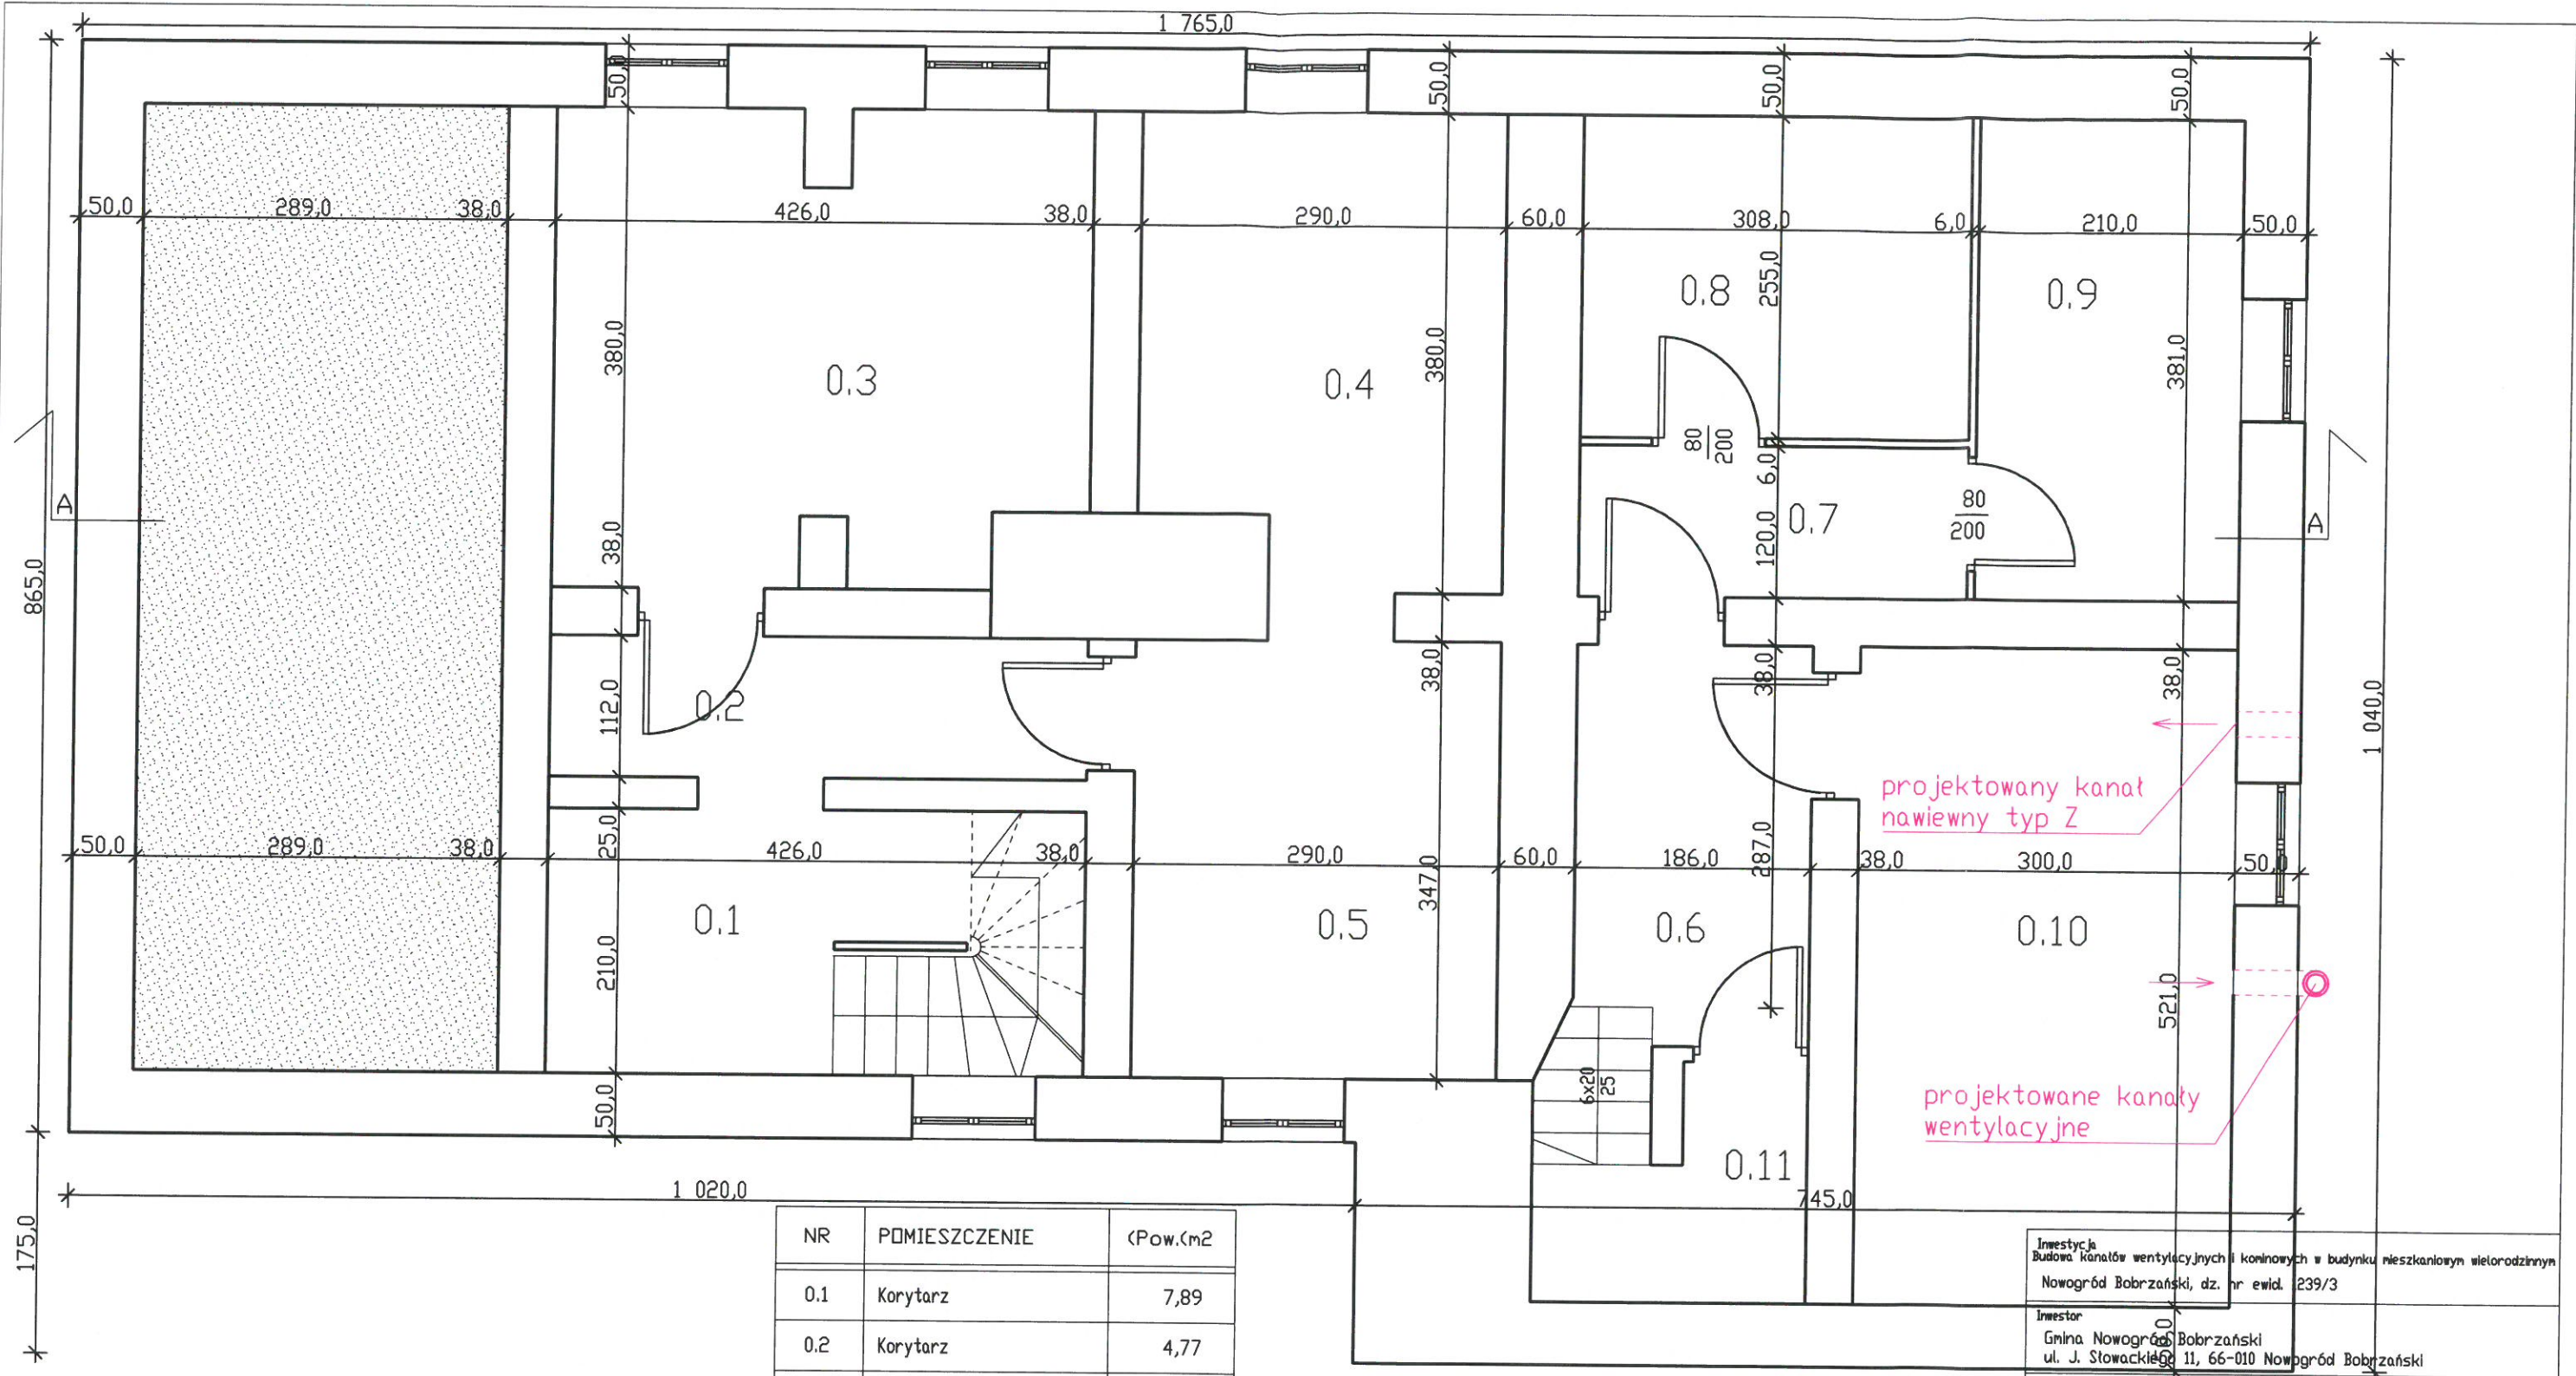

LEGENDA


- PROJEKTOWANE KANAŁY WENTYLACYJNE
- PROJEKTOWANE KANAŁY DYMOWE

NR	POMIESZCZENIE	(Pow. m ²)
0.1	Korytarz	7,89
0.2	Korytarz	4,77
0.3	Piwnica	15,25
0.4	Piwnica	10,37
0.5	Piwnica	10,06
0.6	Korytarz	9,98
0.7	Korytarz	3,70
0.8	Piwnica	7,85
0.9	Piwnica	8,00
0.10	Piwnica	15,63
0.11	Pom. gospodarcze	0,40

RAZEM 93,90

WYSOKOŚĆ PIWNIC - 2,0m i 1,9m

Inwestycja Budowa kanałów wentylacyjnych i kominowych w budynku mieszkalnym wielorodzinnym Nowogród Bobrzański, dz. nr ewid. 239/3	
Inwestor Gmina Nowogród Bobrzański ul. J. Słowackiego 11, 66-010 Nowogród Bobrzański	
Tytuł rysunku RZUT PIWNIC	
Projektant - architektura Krzysztof Jasicki upr. projektowe 84/88/ZG	
Sprawdzający - architektura Mirosław Michałowski upr. projektowe 201/82/ZG	
Projektant - konstrukcja mgr inż. Daniel Sznajder upr. projektowe LBS/0024/PWDK/06	
Opracował - architektura i konstrukcja mgr inż. Maciej Jans	
Projektant - instalacje sanitarne inż. Wiesław Sowa upr. projektowe 146/87/ZG	
Branża architektura, konstrukcja sanitarna	
Data XI.2016	Skala 1:50
Nr rys. 2	

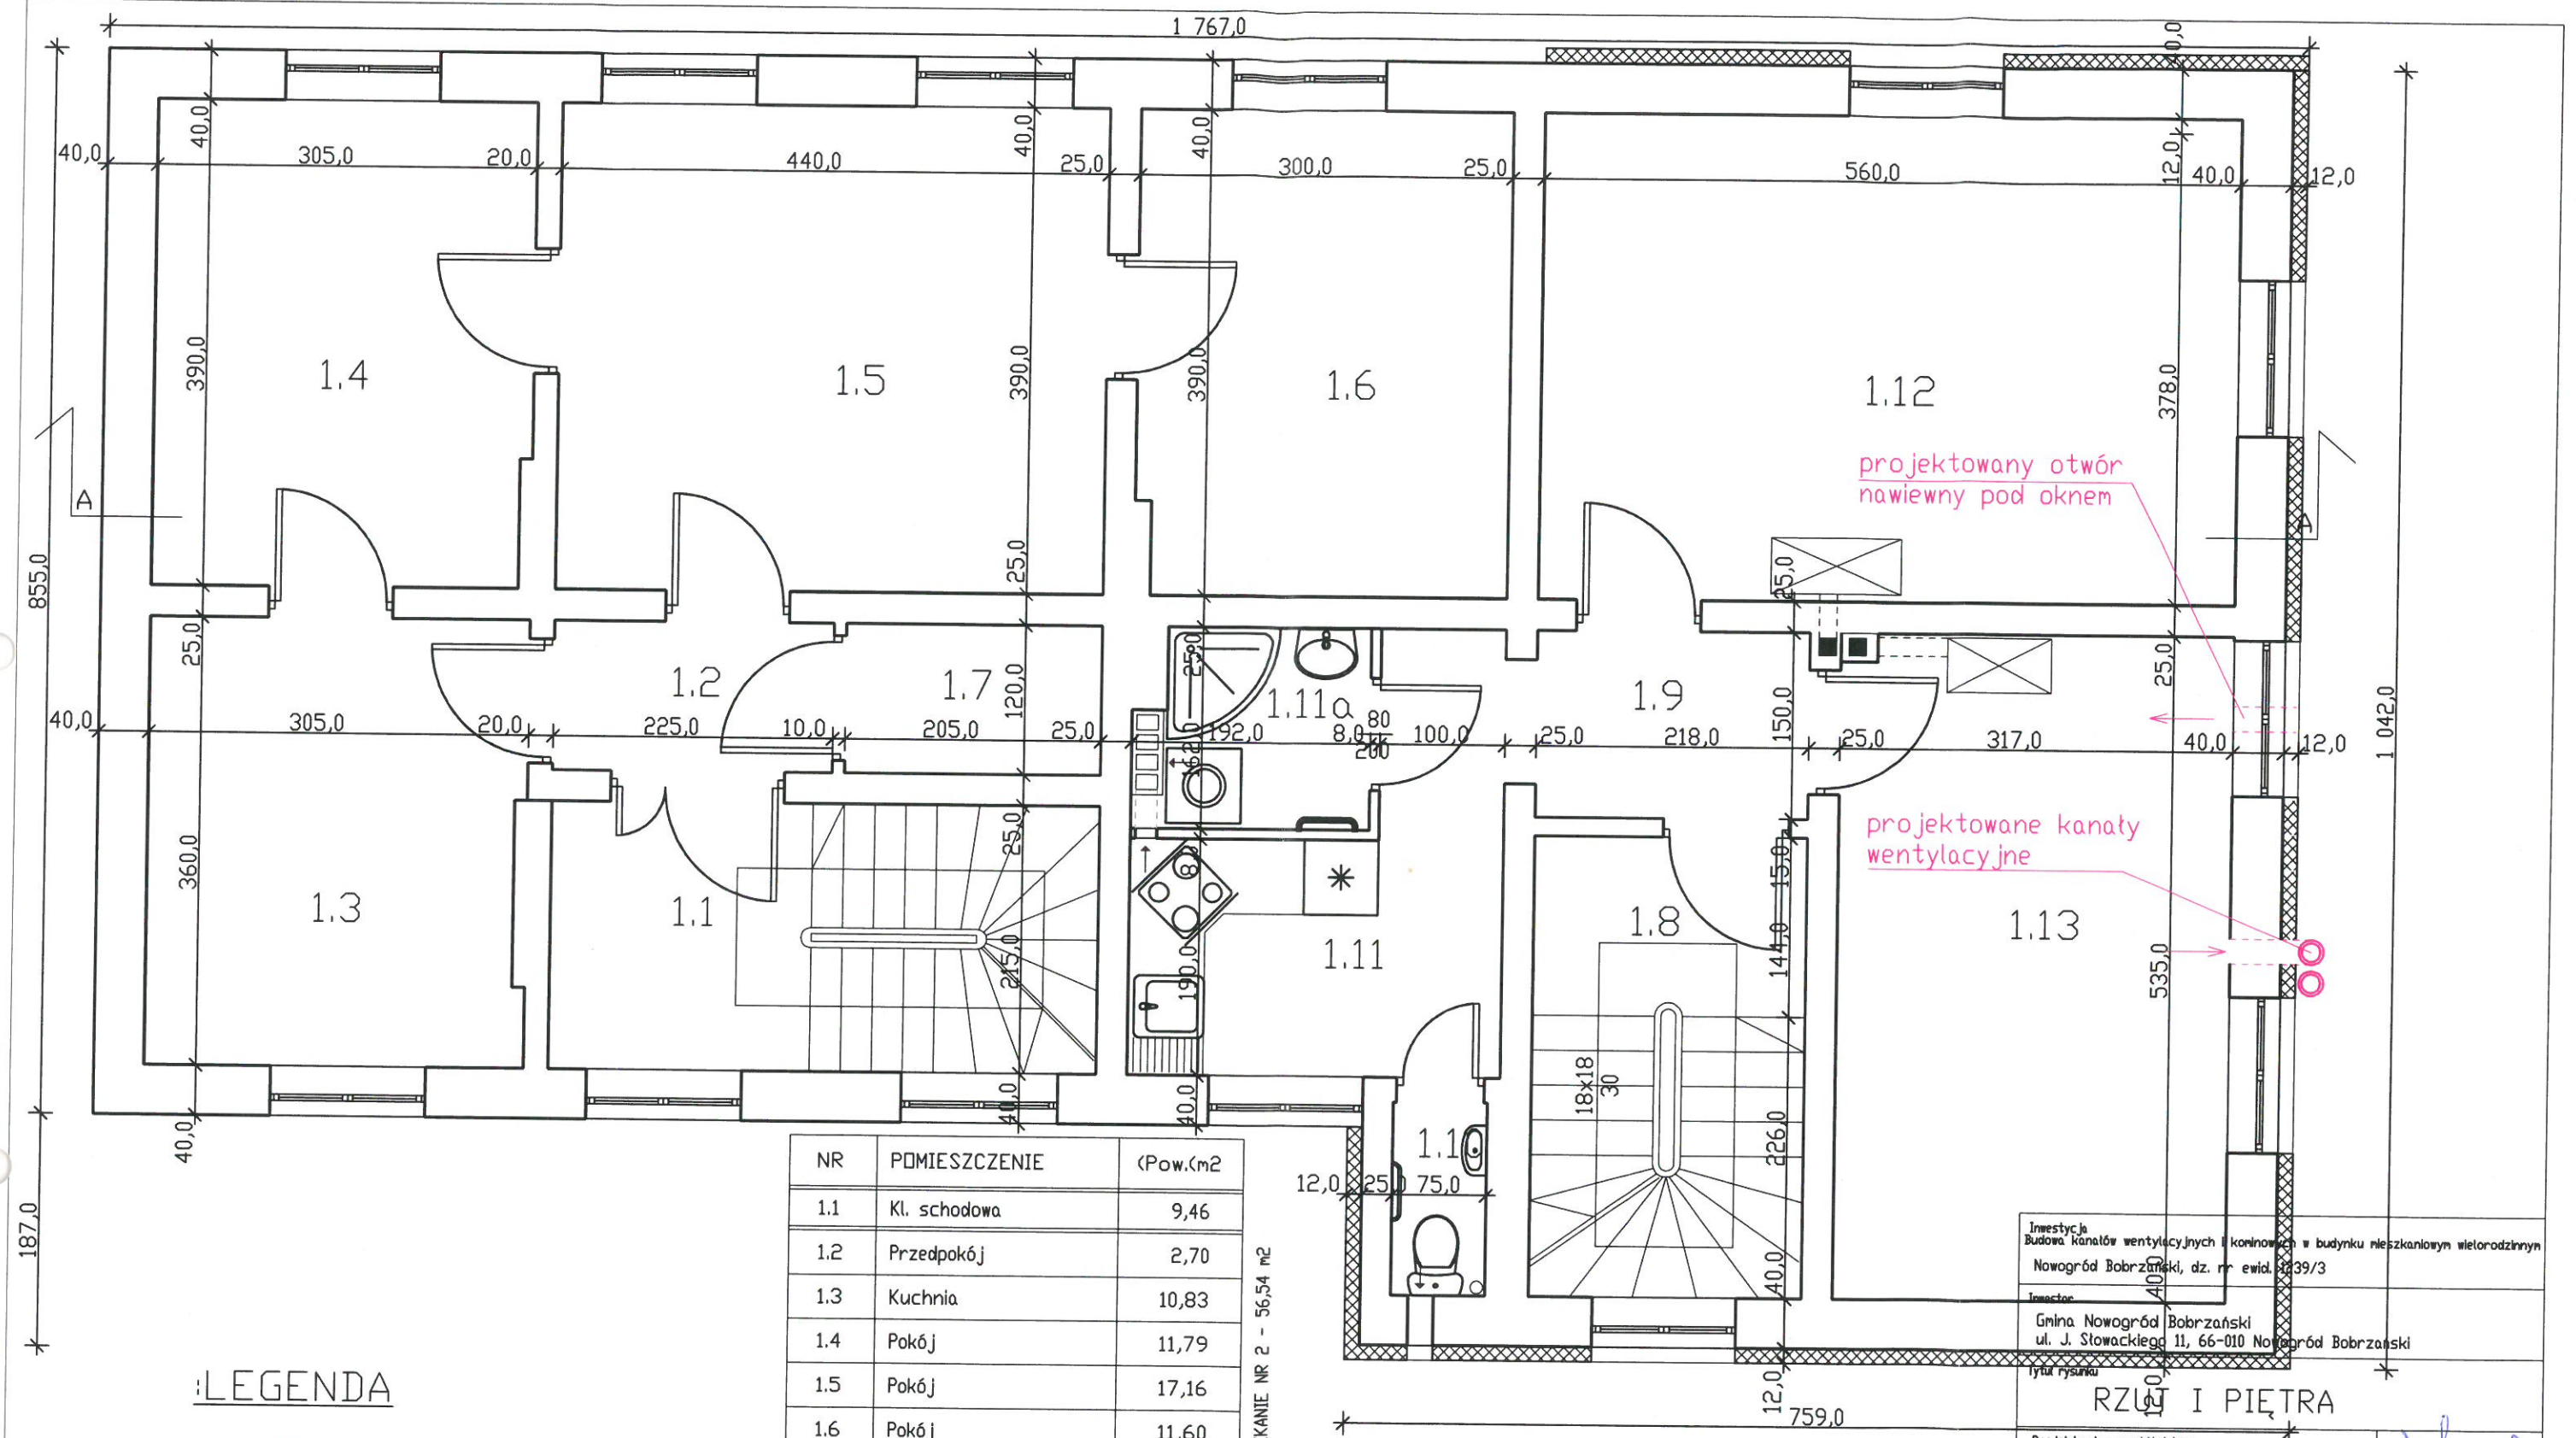

LEGENDA


- PROJEKTOWANE KANAŁY WENTYLACYJNE
- PROJEKTOWANE KANAŁY DYMOWE

NR	POMIESZCZENIE	(Pow. m ²)
1.1	Kl. schodowa	9,46
1.2	Przedpokój	2,70
1.3	Kuchnia	10,83
1.4	Pokój	11,79
1.5	Pokój	17,16
1.6	Pokój	11,60
1.7	Łazienka	2,46
1.8	Kl. schodowa	8,07
1.9	Przedpokój	3,27
1.10	Wc	1,16
1.11	Kuchnia	7,40
1.11a	Łazienka	2,73
1.12	Pokój	21,17
1.13	Pokój	16,96
RAZEM		126,76

MIESZKANIE NR 2 - 56,54 m²
MIESZKANIE NR 3 - 52,69 m²

WYSOKOŚĆ PARTERU - 3,0m i 2,95m

Investycja Budowa kanałów wentylacyjnych i kominowych w budynku mieszkalnym wielorodzinnym Nowogród Bobrzański, dz. nr ewid. 8239/3 Inwestor Gmina Nowogród Bobrzański ul. J. Słowackiego 11, 66-010 Nowogród Bobrzański tytuł rysunku	
RZUT I PIĘTRA	
Projektant - architektura Krzysztof Jasiński upr. projektowe 84/88/ZG	
Sprawdzający - architektura Mirosław Michałowski upr. projektowe 201/82/ZG	
Projektant - konstrukcja mgr inż. Daniel Sznajder upr. projektowe LBS/0024/PWOK/06	
Opracował - architektura i konstrukcja mgr inż. Maciej Jans	
Projektant - instalacje sanitarne inż. Wiesław Sowa upr. projektowe 146/87/ZG	
Branża architektura, konstrukcja sanitarna Data XI.2016 Skala 1:50 Nr rys 4	

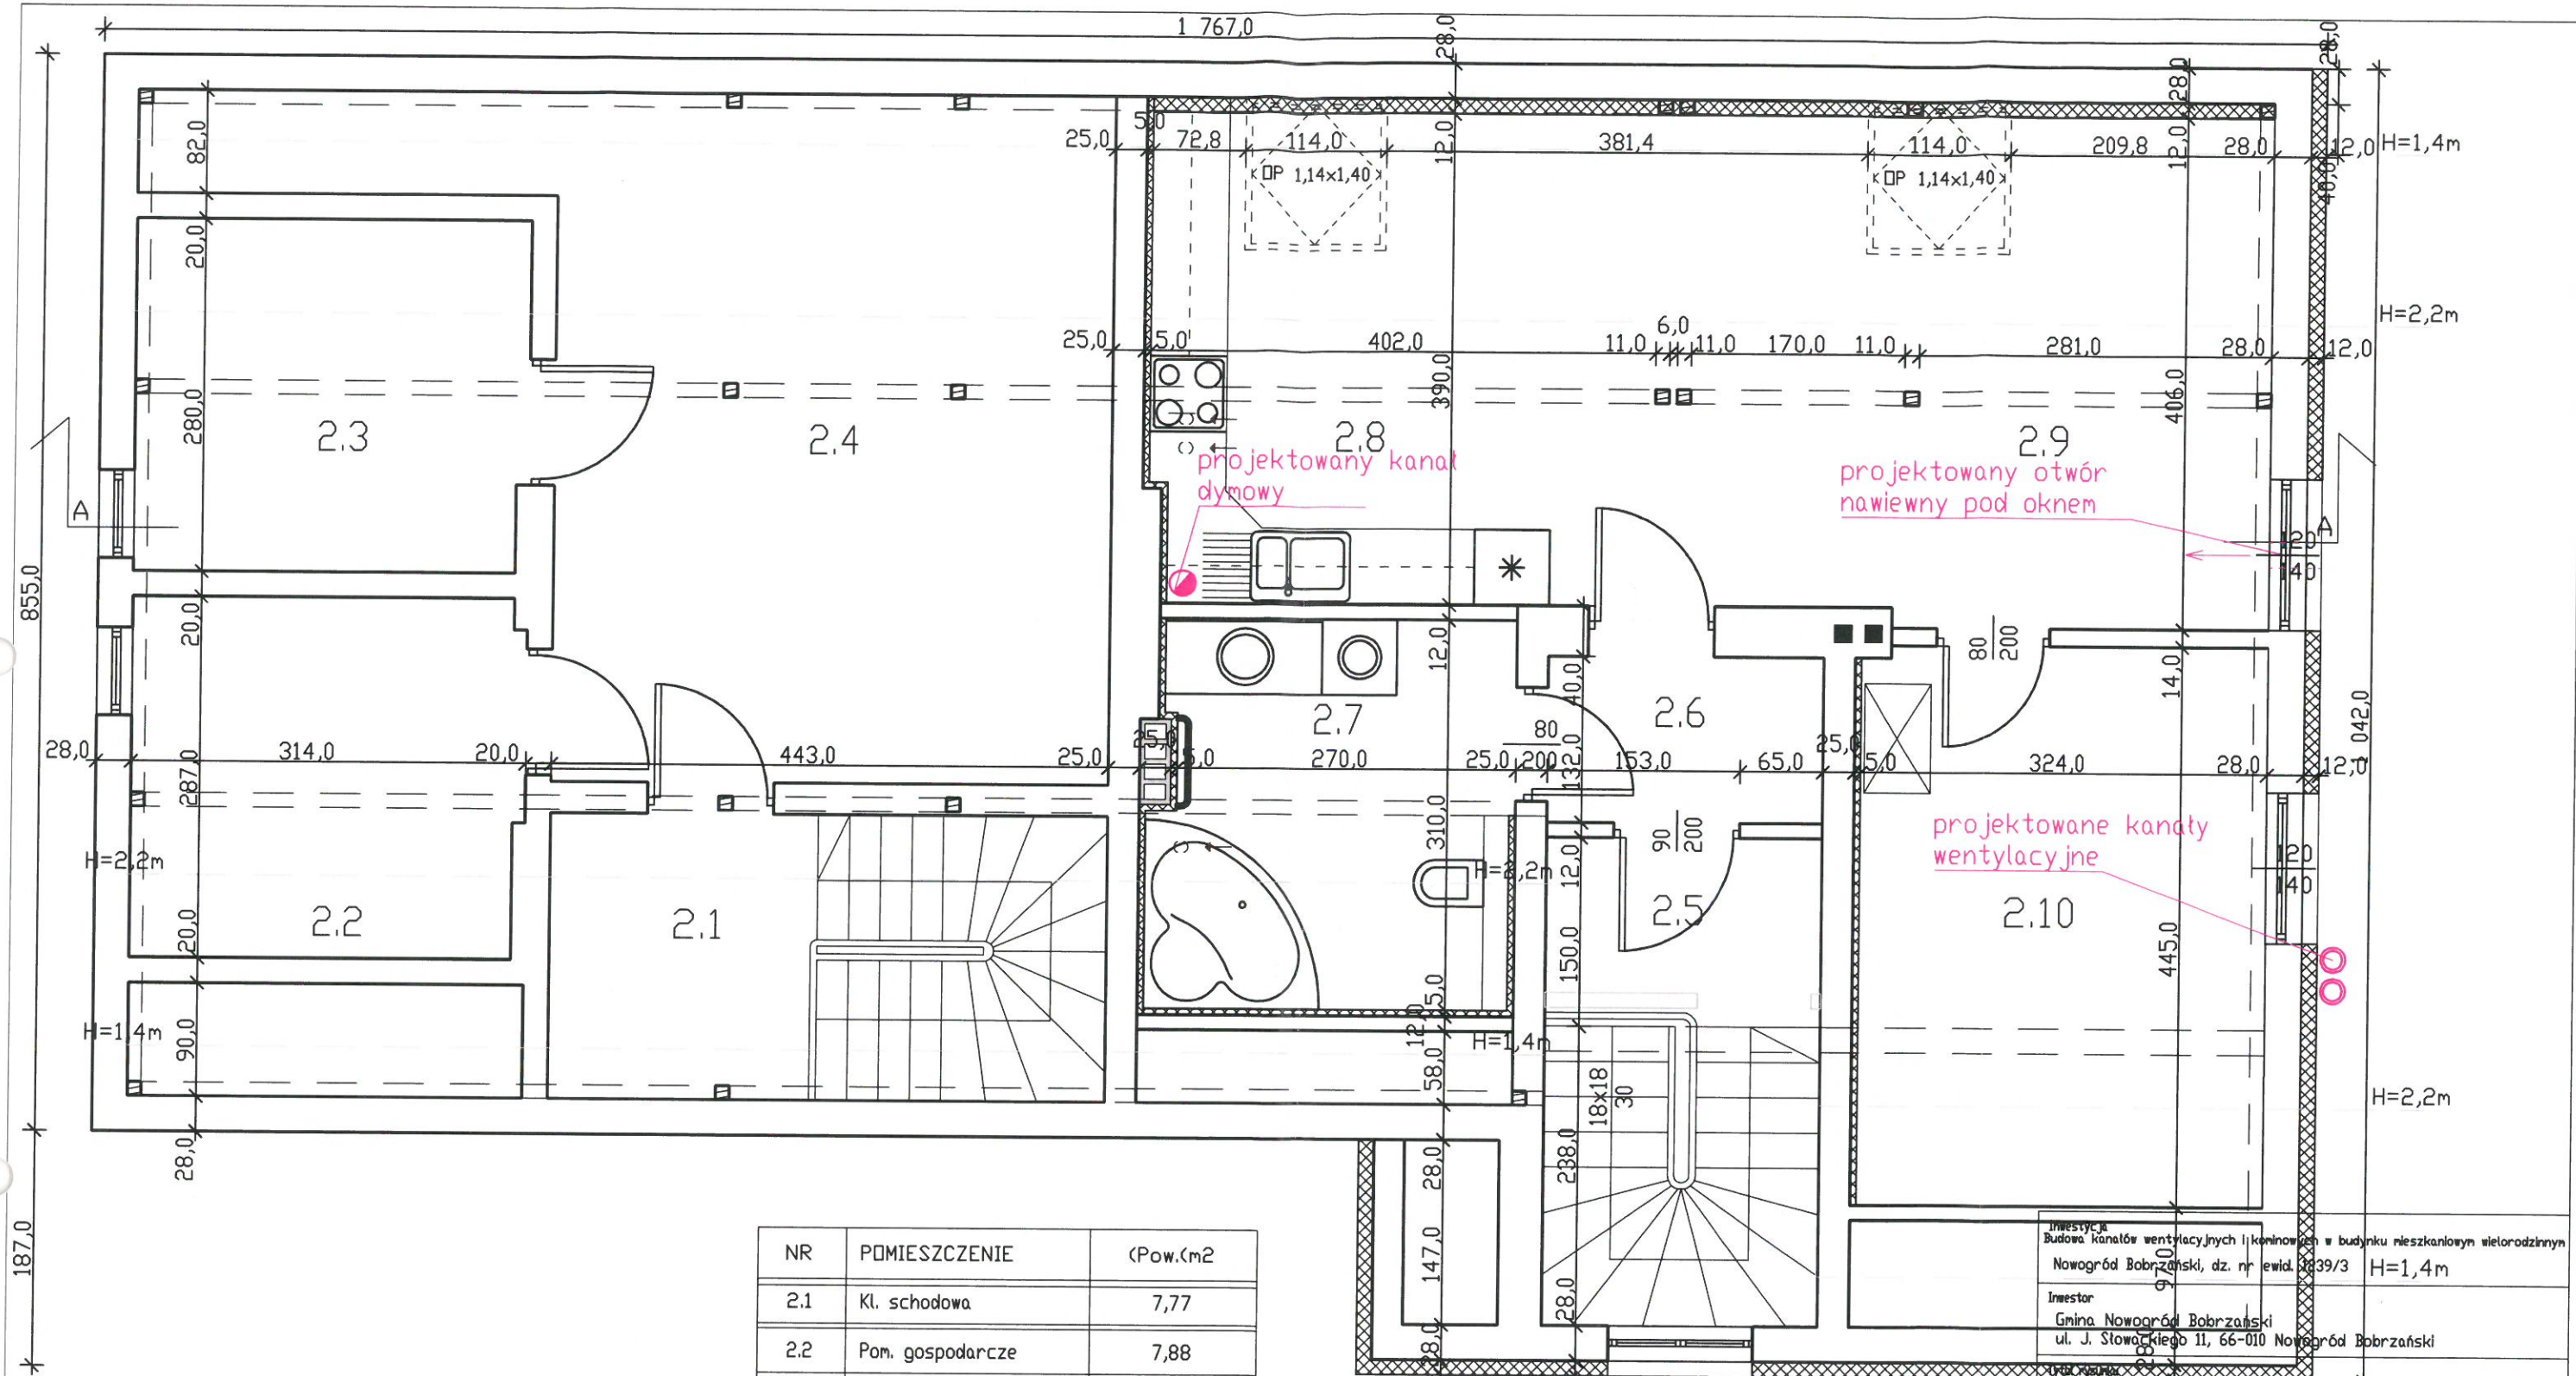

LEGENDA

- PROJEKTOWANE KANAŁY WENTYLACYJNE
- PROJEKTOWANE KANAŁY DYMOWE


NR	POMIESZCZENIE	(Pow. m ²)
2.1	Kl. schodowa	7,77
2.2	Pom. gospodarcze	7,88
2.3	Pom. gospodarcze	7,56
2.4	Suszarňa	20,15
2.5	Kl. schodowa	8,46
2.6	Przedpokój	2,88
2.7	Łazienka	7,30
2.8	Kuchnia	9,27
2.9	Salon	17,3
2.10	Garderoba	13,11

RAZEM 101,68


MIESZKANIE NR 5 - 49,86 m²

INWESTYCJA
Budowa kanałów wentylacyjnych i kominowych w budynku mieszkalnym wielorodzinnym
Nowogród Bobrzański, dz. nr ewid. 3839/3 H=1,4m
Inwestor
Gmina Nowogród Bobrzański
ul. J. Stowackiego 11, 66-010 Nowogród Bobrzański

RZUT PODDASZA	
Projektant - architektura Krzysztof Jasiński upr. projektowe 84/88/ZG	
Sprawdzający - architektura Mirosław Michałowski upr. projektowe 201/82/ZG	
Projektant - konstrukcja mgr inż. Daniel Sznajder upr. projektowe LBS/0024/PWDK/06	
Opracował - architektura i konstrukcja mgr inż. Maciej Jans	
Projektant - instalacje sanitarne inż. Wiesław Sowa upr. projektowe 146/87/ZG	
Branża architektura, konstrukcja sanitarna	Data XI.2016
Skala 1:50	Nr rys 5

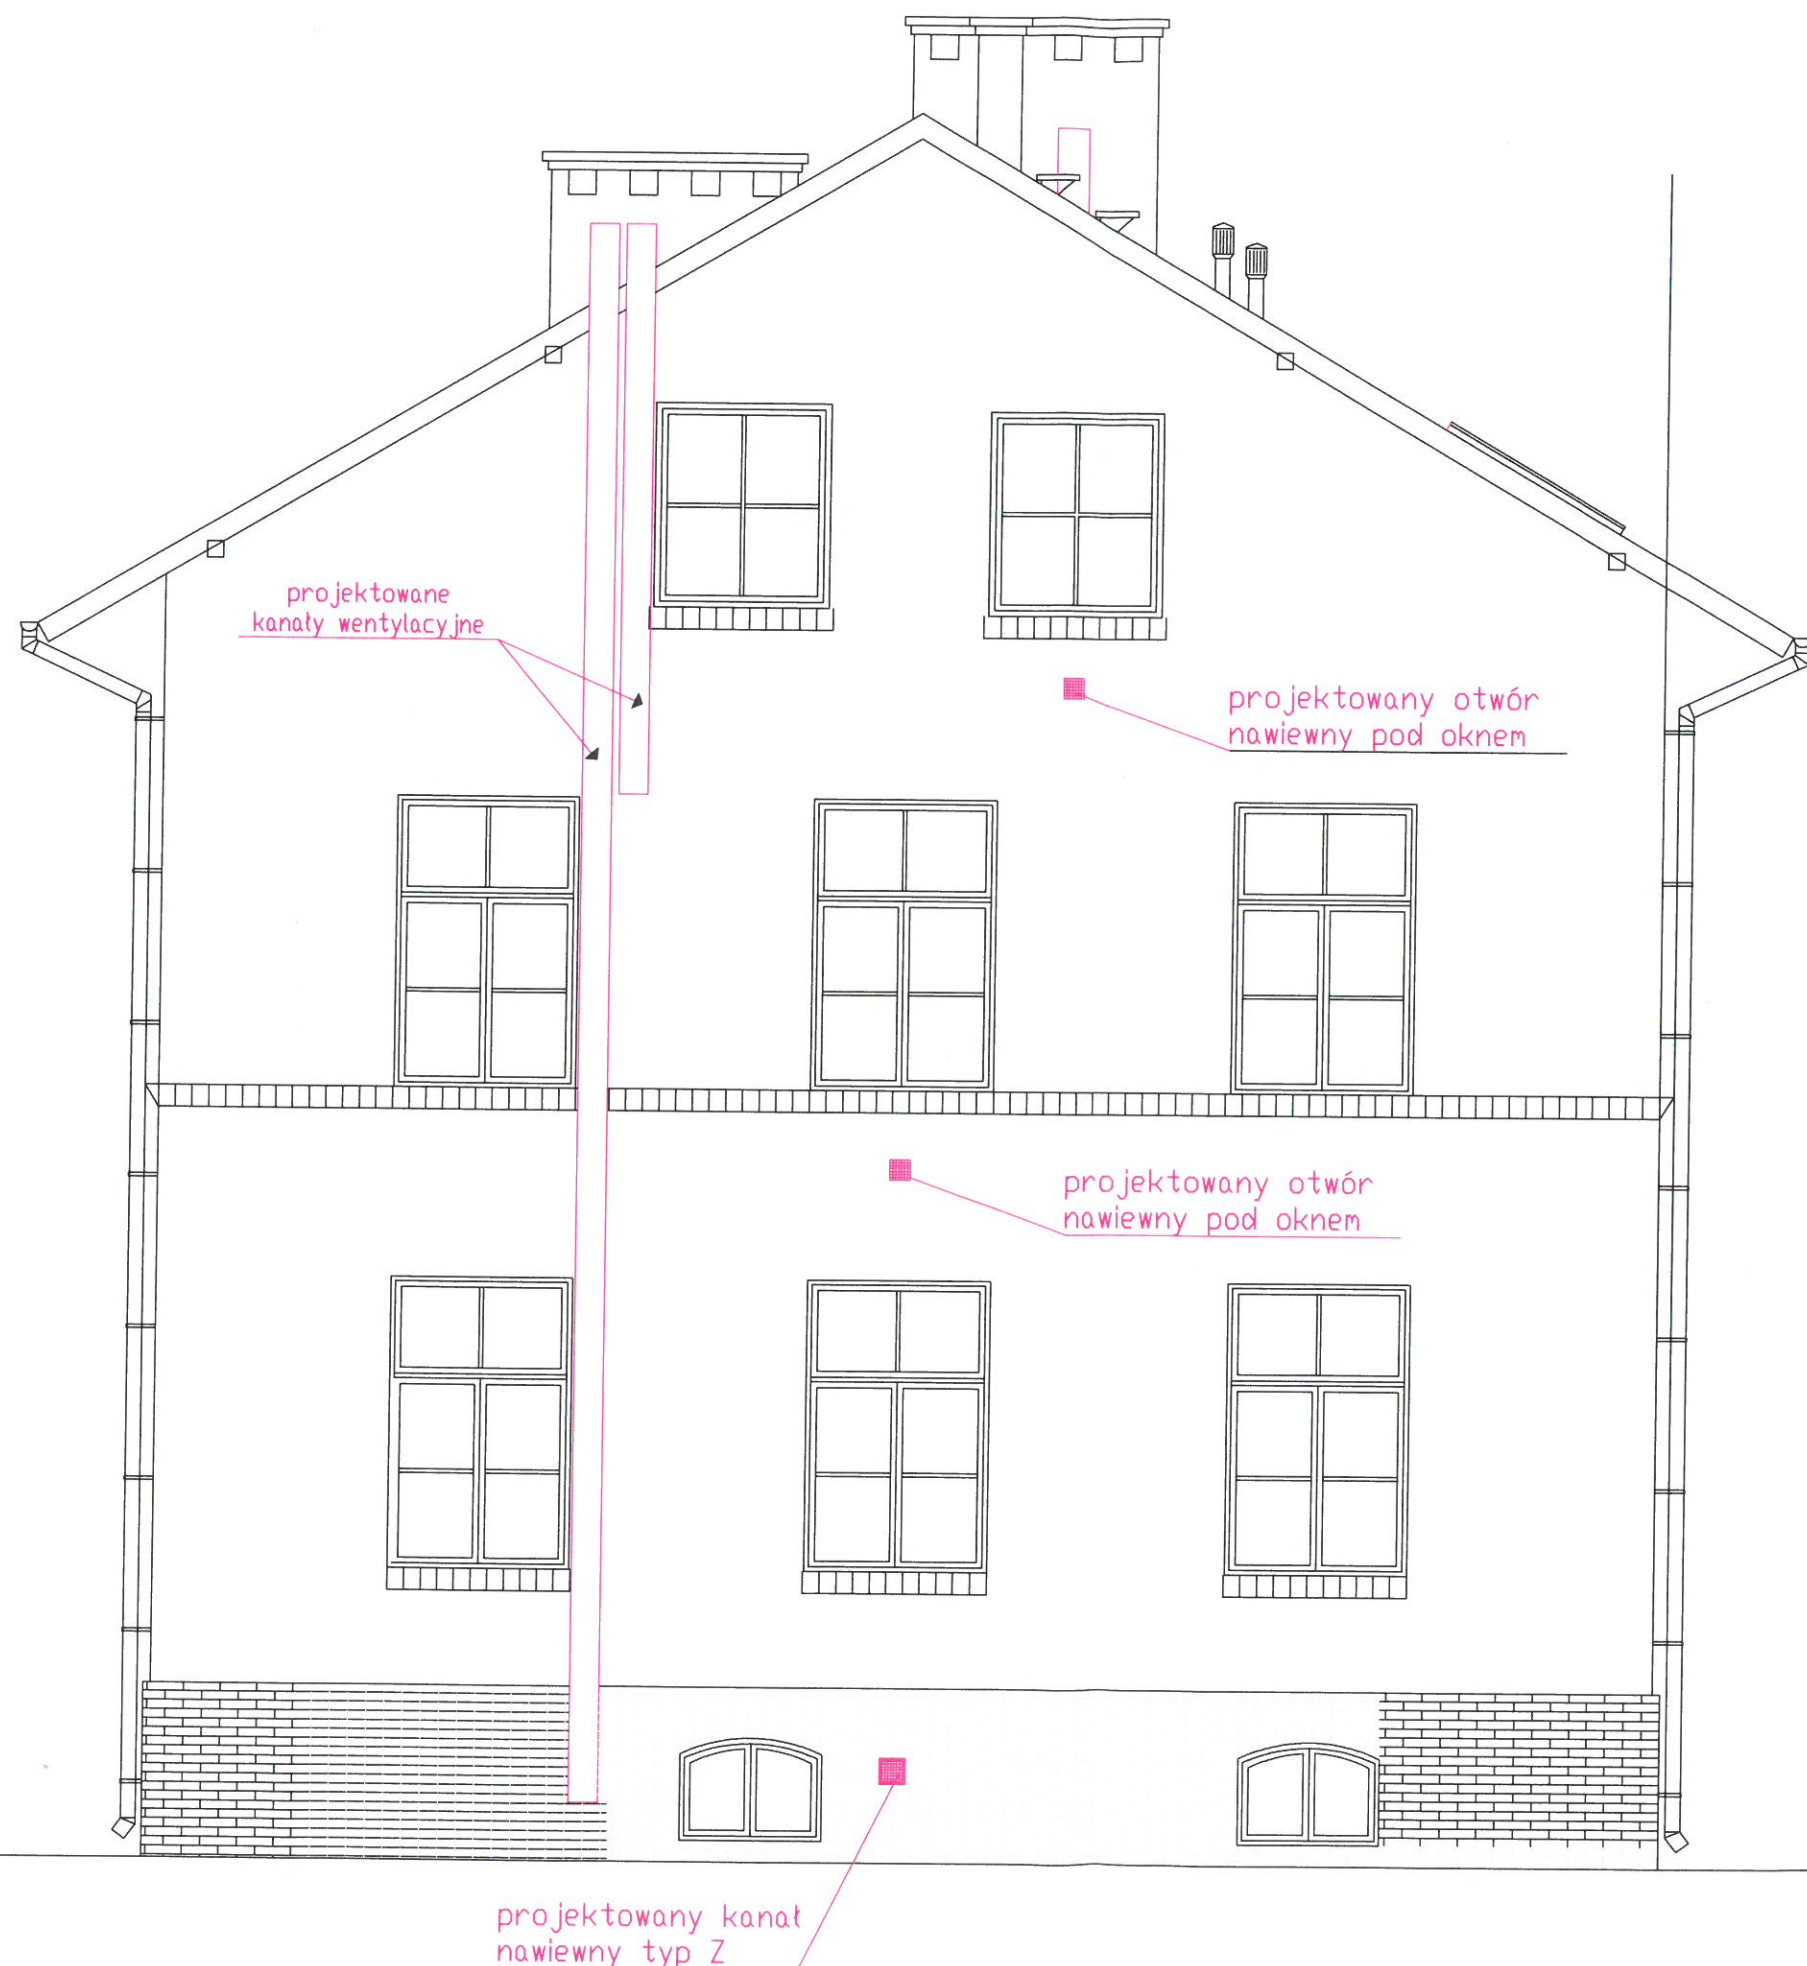

Inwestycja Budowa kanałów wentylacyjnych i kominowych w budynku mieszkalnym wielorodzinnym Nowogród Bobrzański, dz. nr ewid. 1239/3			
Inwestor Gmina Nowogród Bobrzański ul. J. Słowackiego 11, 66-010 Nowogród Bobrzański			
Tytuł rysunku ELEWACJA BOCZNA			
Projektant - architektura Krzysztof Jasiński upr. projektowe 84/88/ZG		<i>[Signature]</i>	
Sprawdzający - architektura Mirosław Michałowski upr. projektowe 201/82/ZG		<i>[Signature]</i>	
Projektant - konstrukcja mgr inż. Daniel Sznajdler upr. projektowe LBS/0024/PWOK/06		<i>[Signature]</i>	
Dopracował - architektura i konstrukcja mgr inż. Maciej Jans		<i>[Signature]</i>	
Projektant - instalacje sanitarne inż. Wiesław Sowa upr. projektowe 146/87/ZG		<i>[Signature]</i>	
Branża architektura, konstrukcja sanitarna	Data XI.2016	Skala 1:50	Nr rys 6

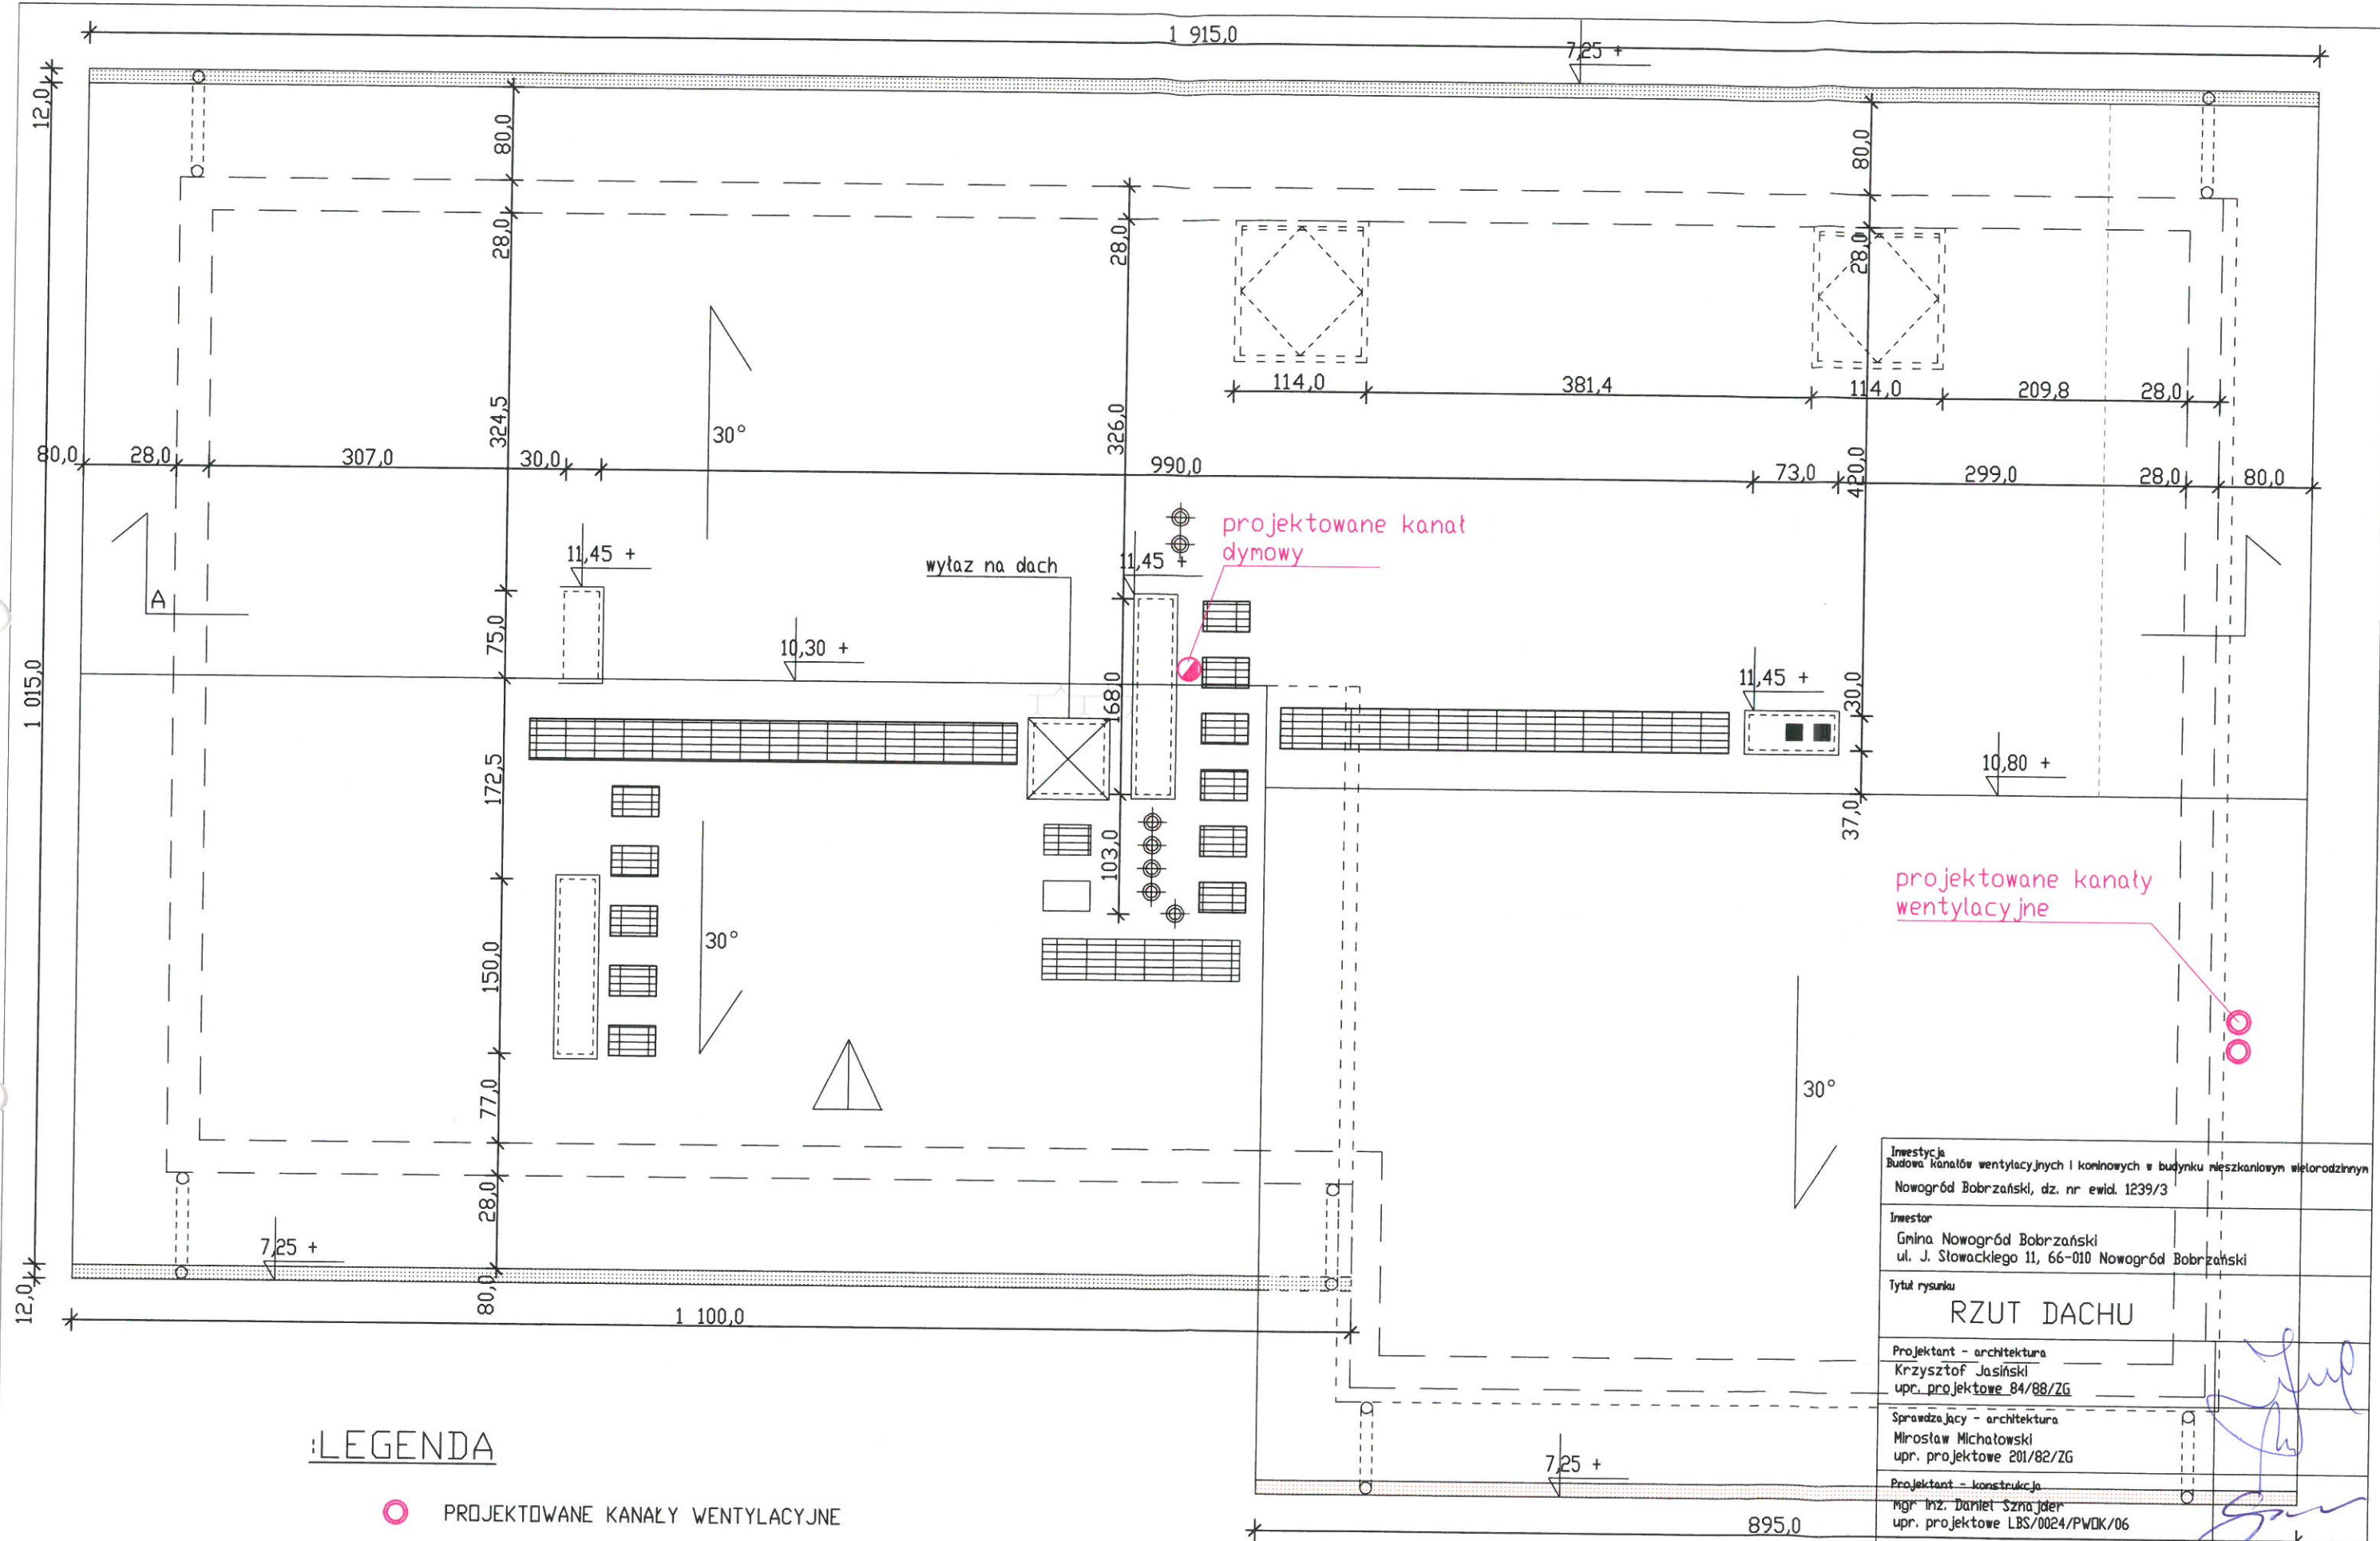

LEGENDA

- PROJEKTOWANE KANAŁY WENTYLACYJNE
- PROJEKTOWANE KANAŁY DYMOWE

Inwestycja Budowa kanałów wentylacyjnych i kominowych w budynku mieszkalnym wielorodzinnym Nowogród Bobrzański, dz. nr ewid. 1239/3	
Inwestor Gmina Nowogród Bobrzański ul. J. Słowackiego 11, 66-010 Nowogród Bobrzański	
Tytuł rysunku RZUT DACHU	
Projektant - architektura Krzysztof Jasiński upr. projektowe 84/88/ZG	
Sprawdzający - architektura Mirosław Michałowski upr. projektowe 201/82/ZG	
Projektant - konstrukcja mgr inż. Dariusz Sznajdler upr. projektowe LBS/0024/PWDK/06	
Dopracował - architektura i konstrukcja mgr inż. Maciej Jans	
Projektant - instalacje sanitarne inż. Wiesław Sowa upr. projektowe 146/87/ZG	
Branża architektura, konstrukcja sanitarna	Data XI.2016
Skala 1:50	Nr rys 7

WYSOKOŚĆ PIWNIC - 2,0m i 1,9m